


SOUŘADNÝ SYSTÉM S-JSK		VÝŠKOVÝ SYSTÉM 86	
VYPRACOVANÝ ING. ŠAVRBA	ING. UŘÁDÁVĚC	ZOOP PRACOVNÍK ING. ŠAVRBA	ZAMĚŘENÍ STAVBY Ing. Jaroslav ŠKVRNA
OBJEDNATEL MĚSTO POKOŘELICE			OBJEDNATEL
POHOŘELICE, KINO DOKUMENTACE SKUTEČNÉHO STAVU			ČÍSLO ČERVEN 2008
PŮDORYS 1NP			ČÍSLO 200860
B 44		MĚŘÍTKO 1:50	VÝŠK. Č. 4

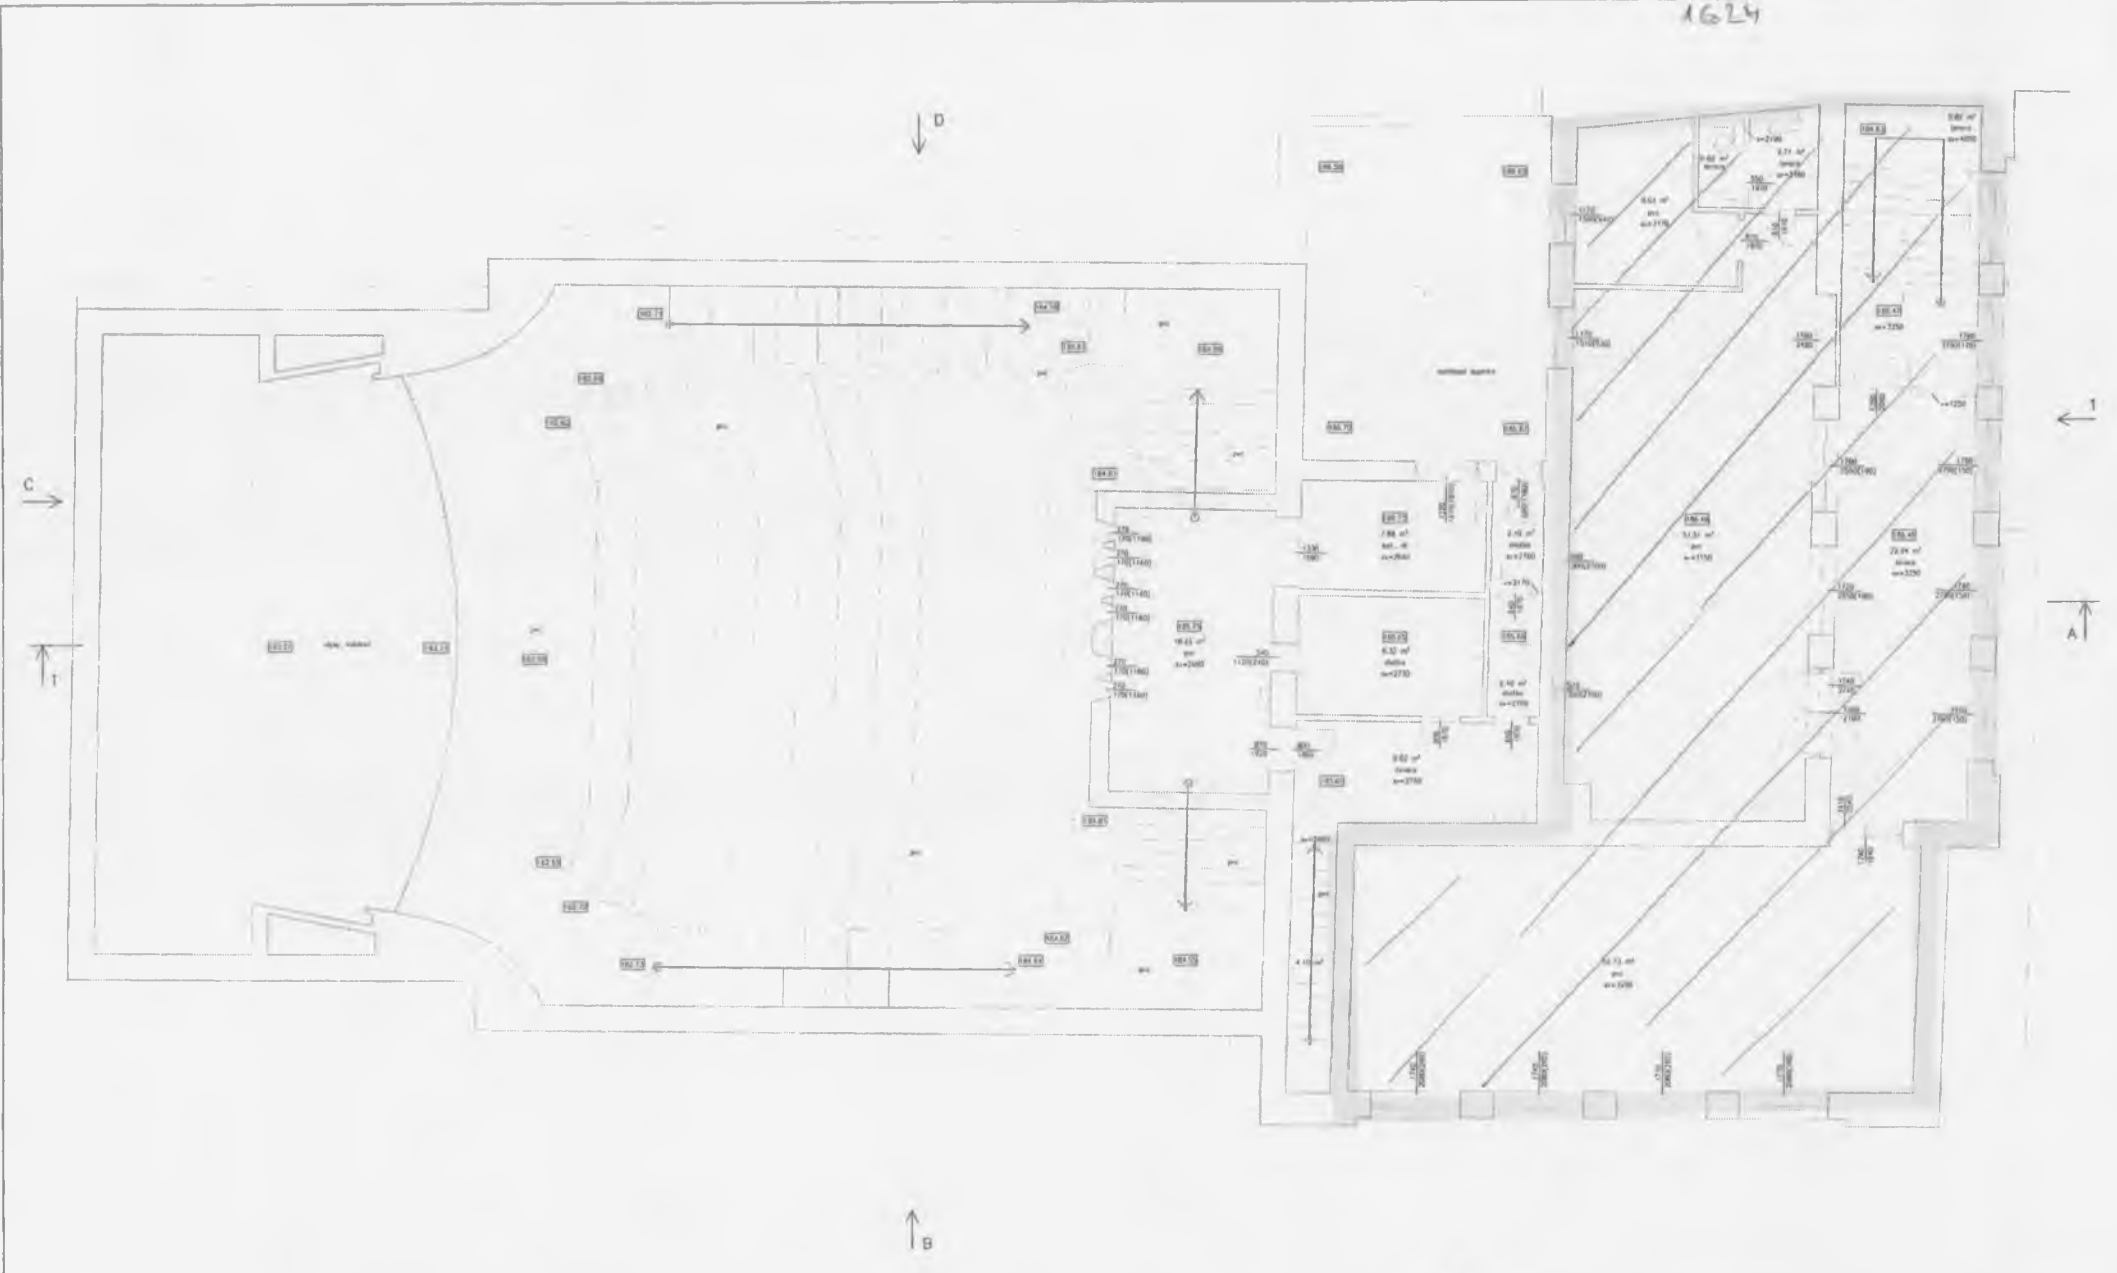

ZADÁVATEL: STAVBA K-104		VÝKON: STAVBA K-104	
PROJEKTOVATEL: Ing. Ševcova	PROJEKTOVATEL: Ing. Ševcova	PROJEKTOVATEL: Ing. Ševcova	ZAMĚŘENÍ STAVBY Ing. Jaroslav ŠEVČKA
STAVBA: KINO POKROVICE		PRŮBĚH: K-104	PRŮBĚH: K-104
POHOŘELICE, KINO DOKUMENTACE SKUTEČNÉHO STAVU		PRŮBĚH: K-104	PRŮBĚH: K-104